




Quote altimetriche riferite alla quota 0.00 posta sul balcone di ingresso al piano primo

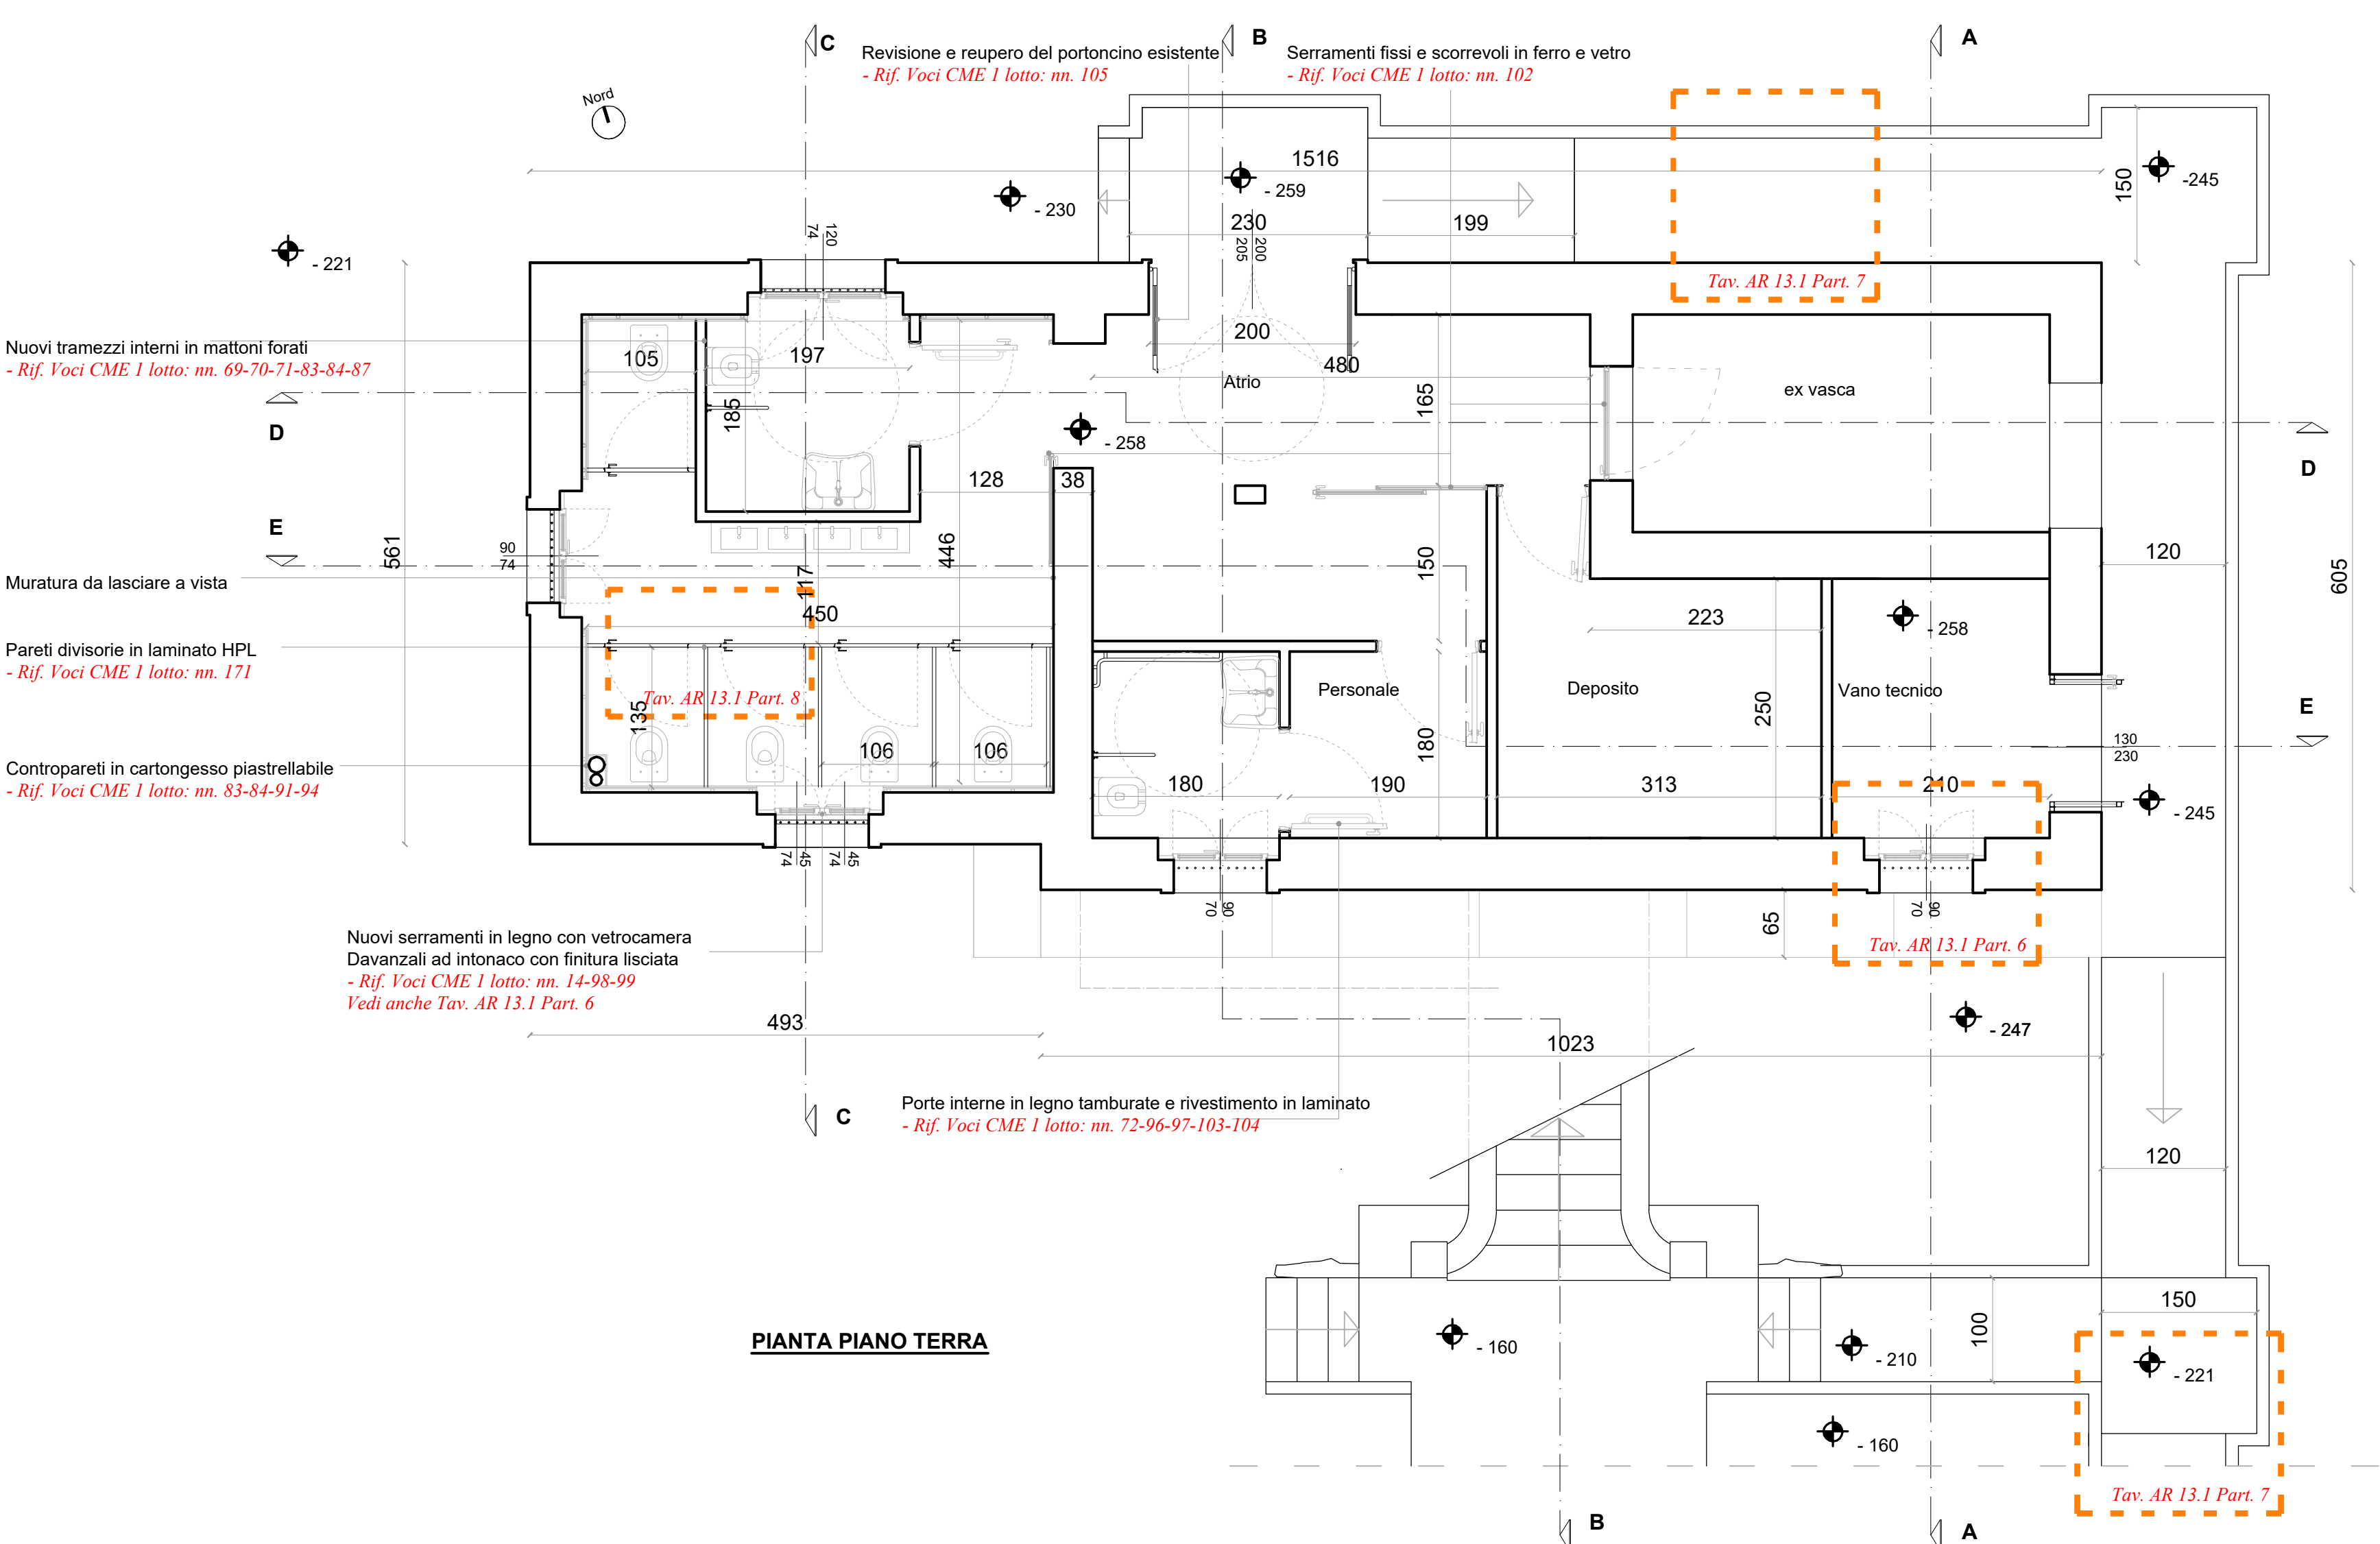


PIANTA PIANO TERRA

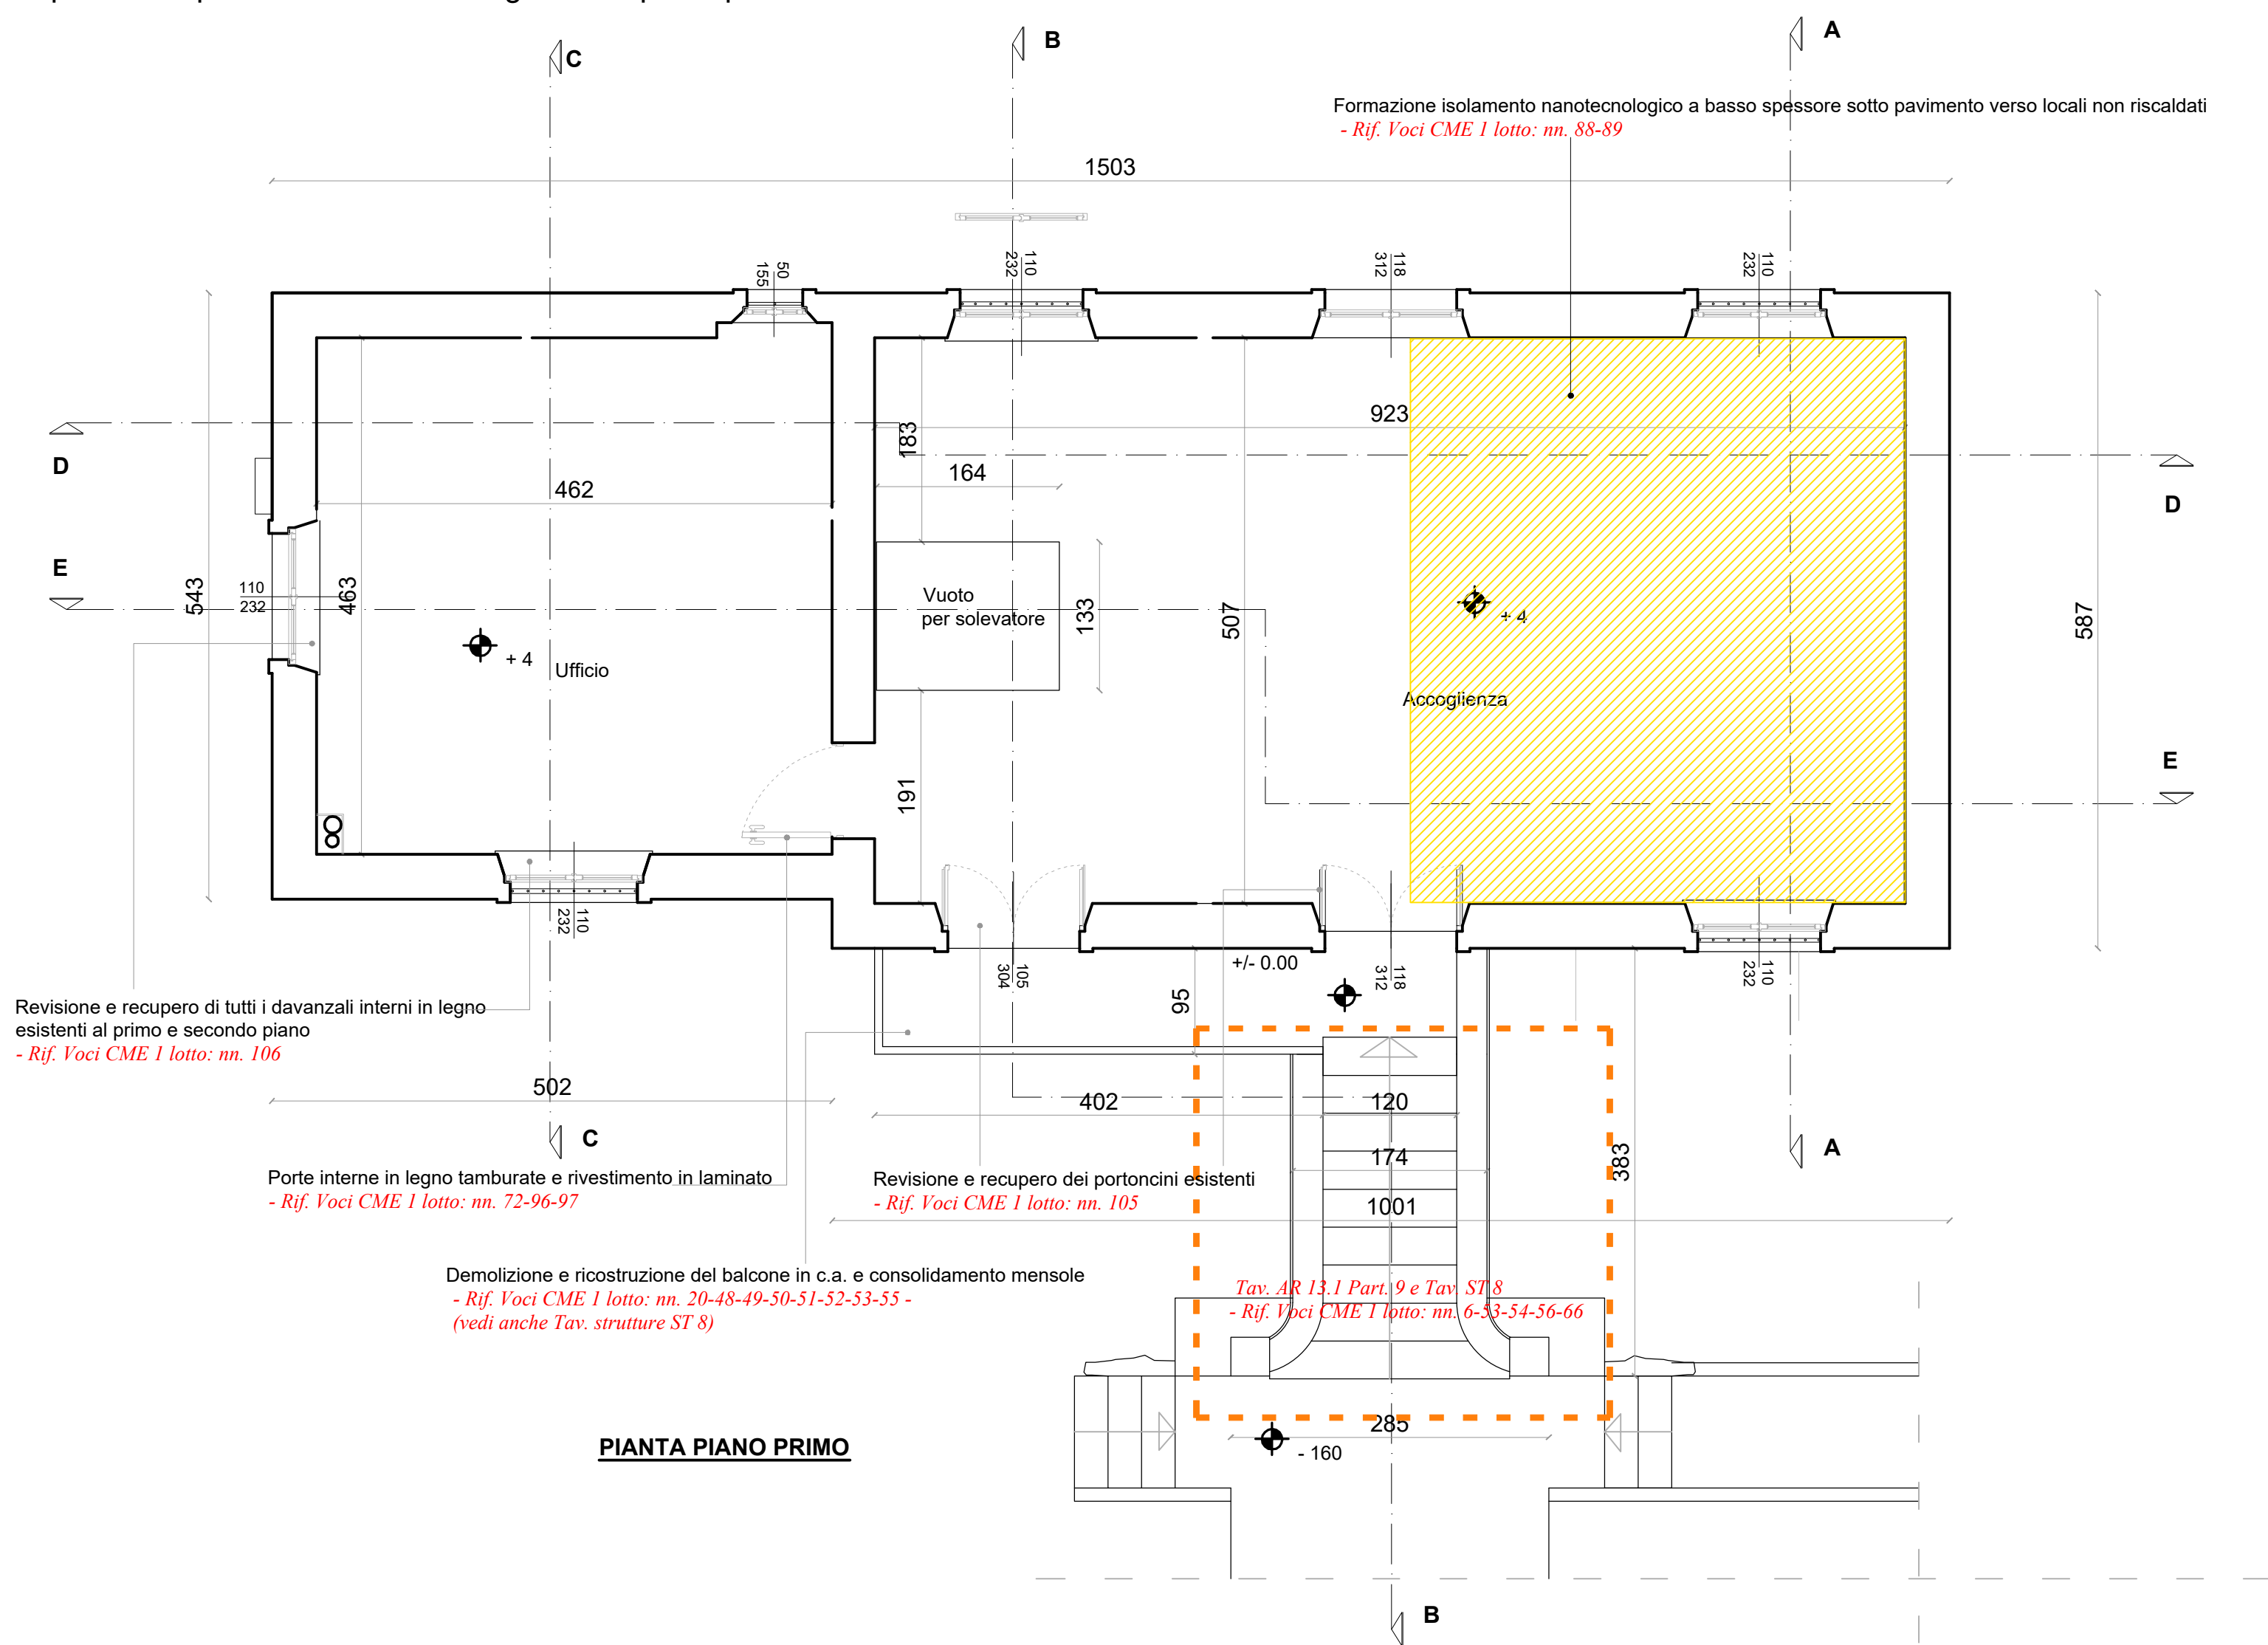


PIANTA PIANO PRIMO

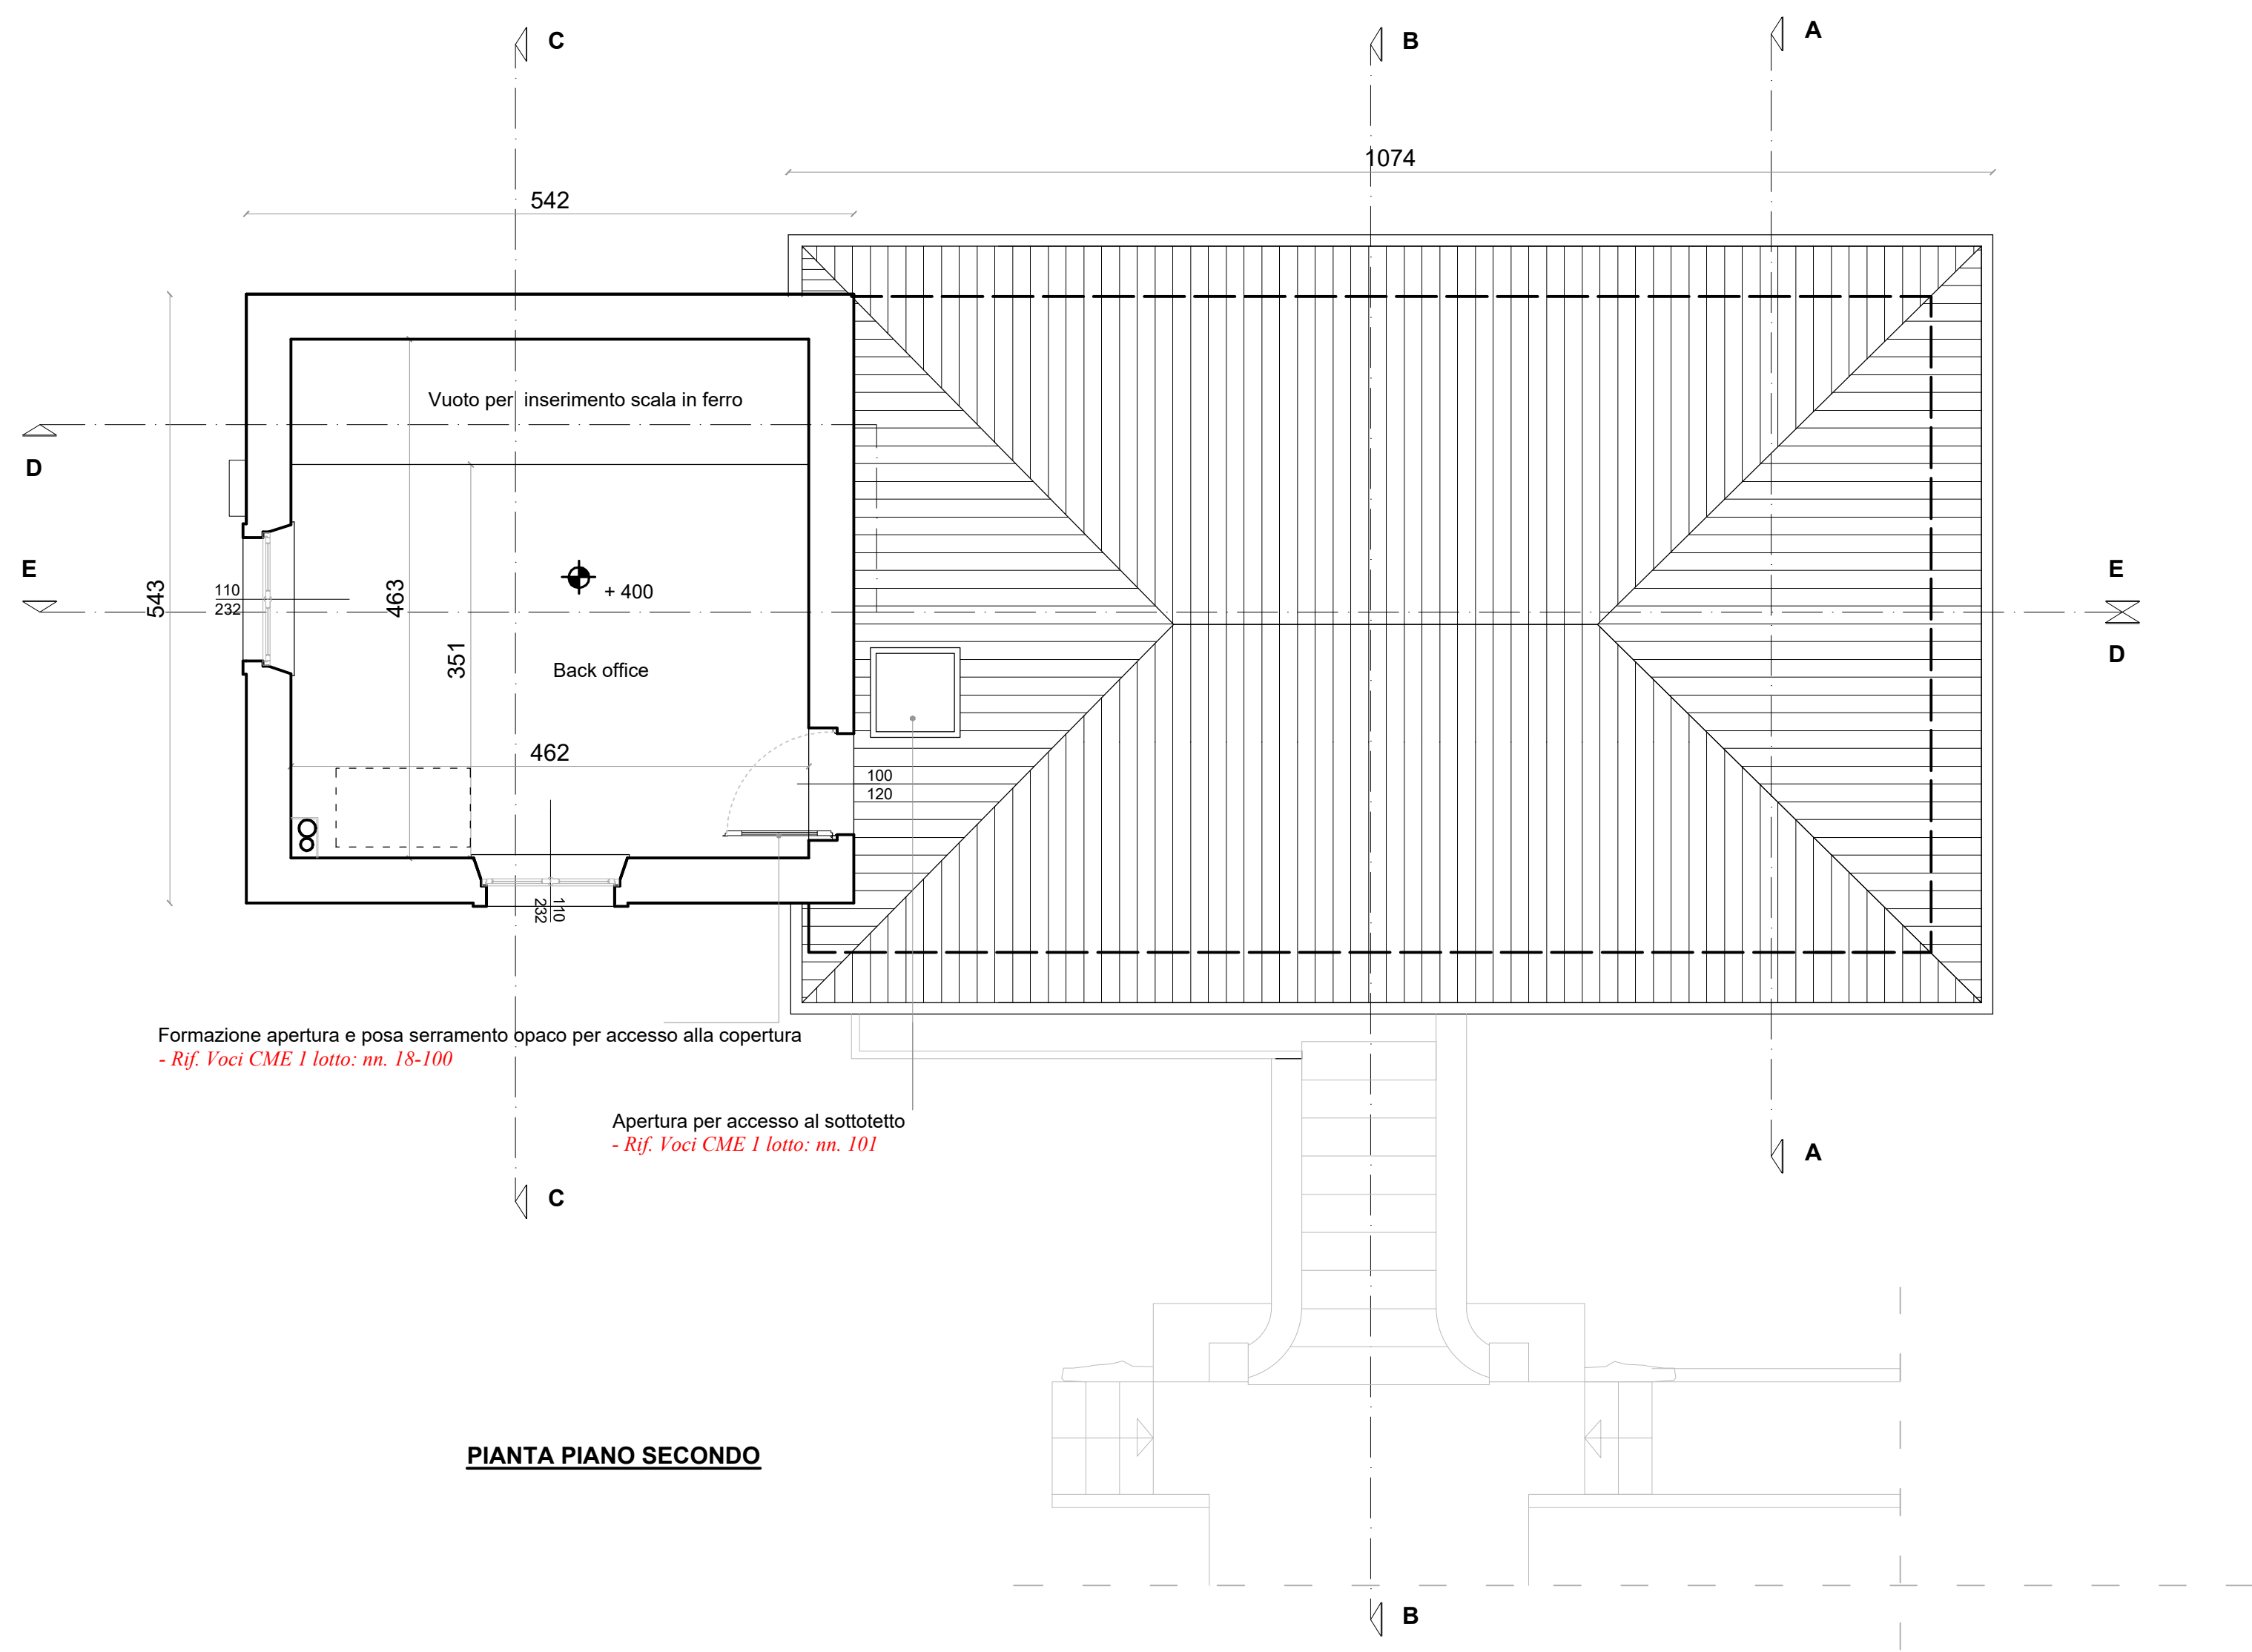


PIANTA PIANO SECONDO

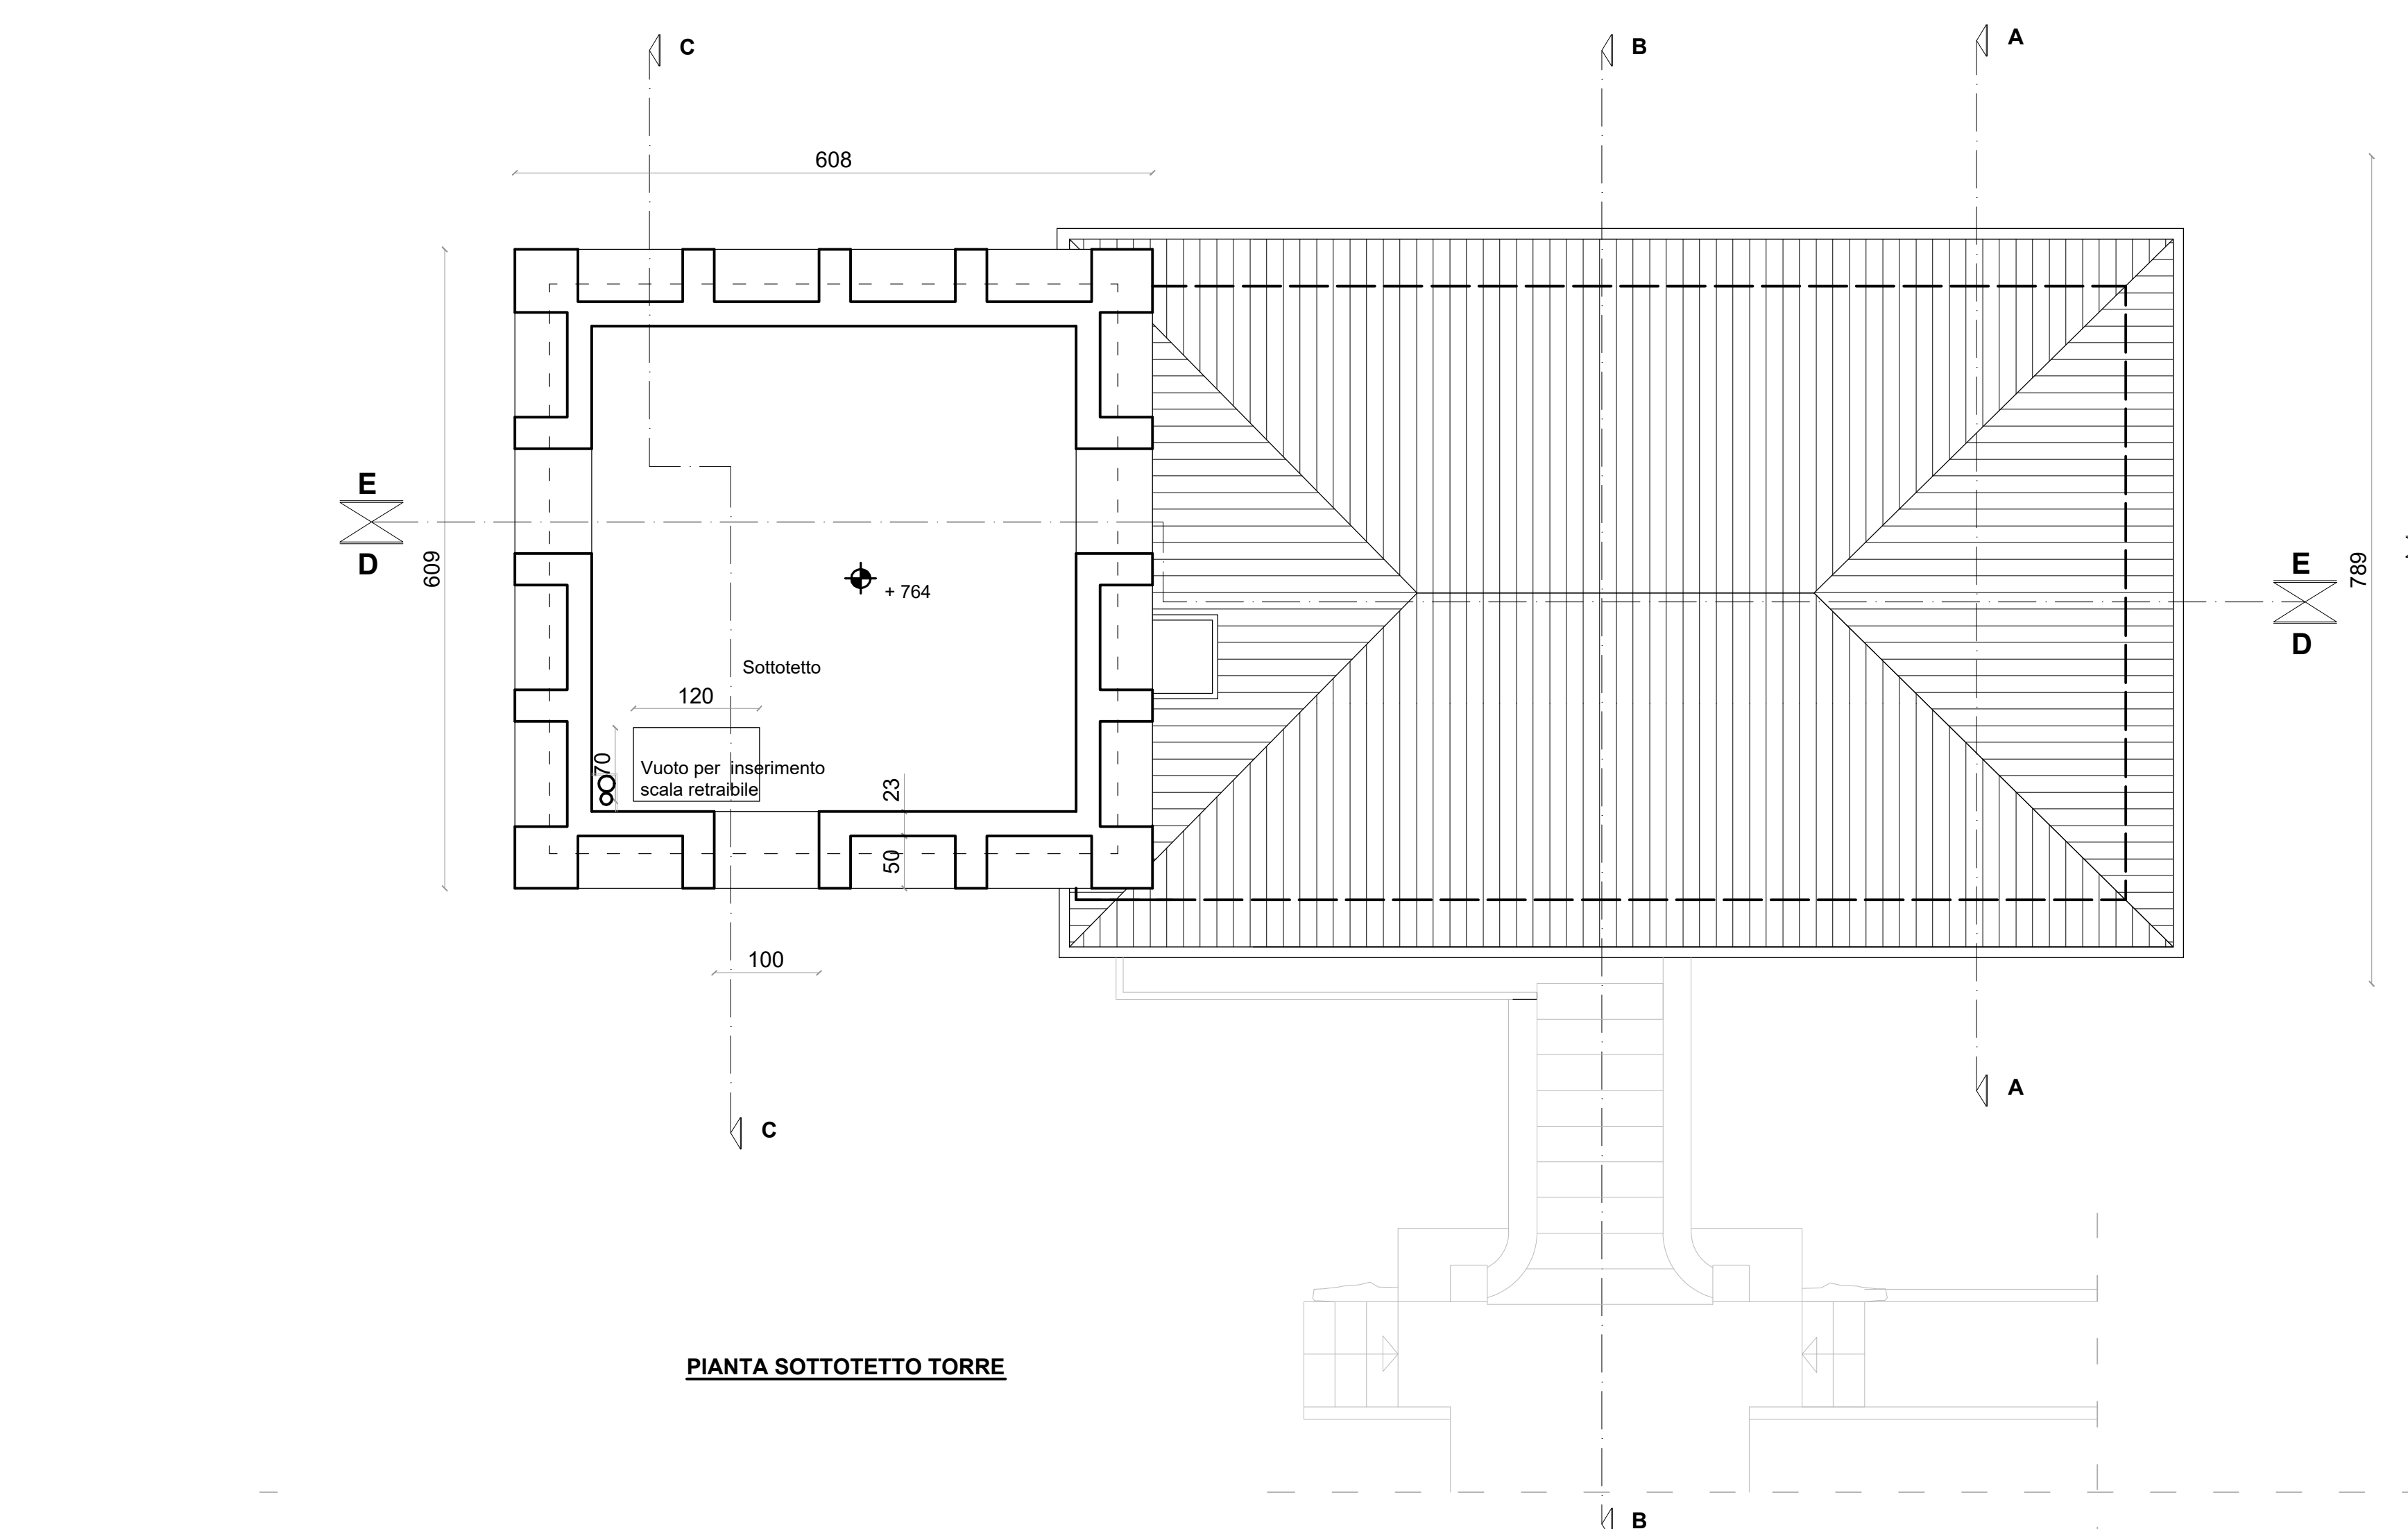

PIANTA SOTTOTETTO TORRE

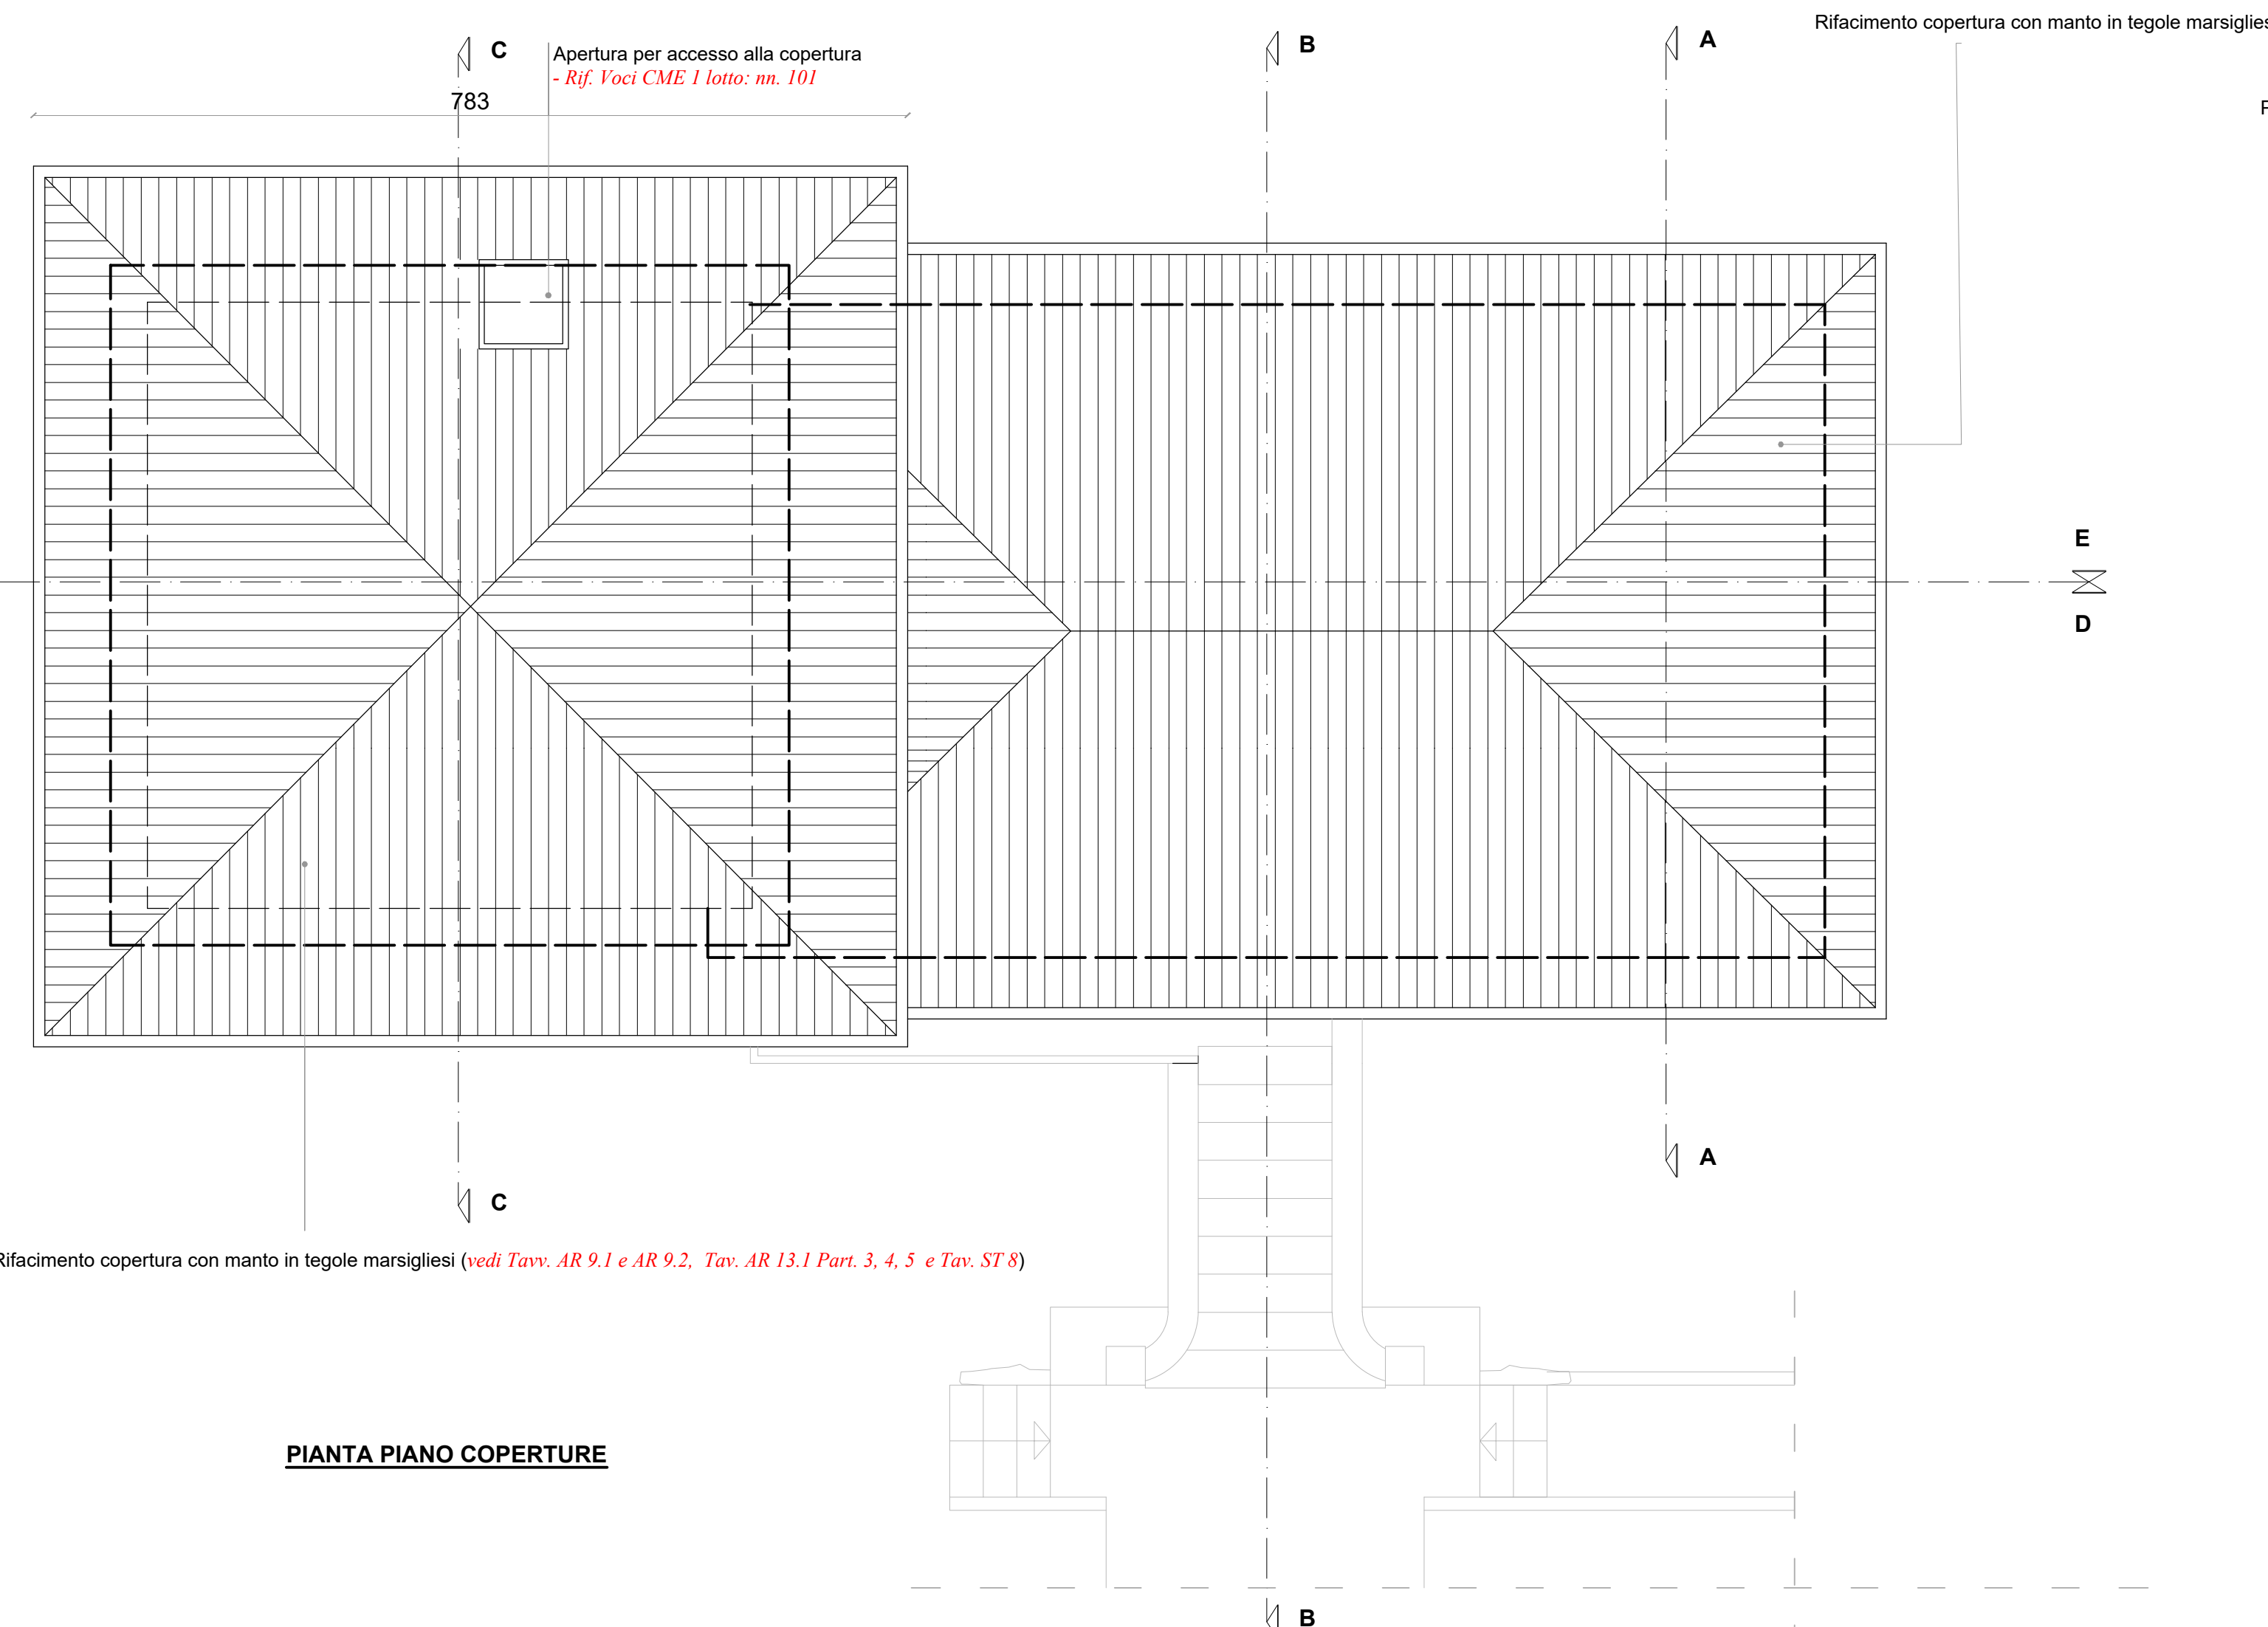

PIANTA PIANO COPERTURE

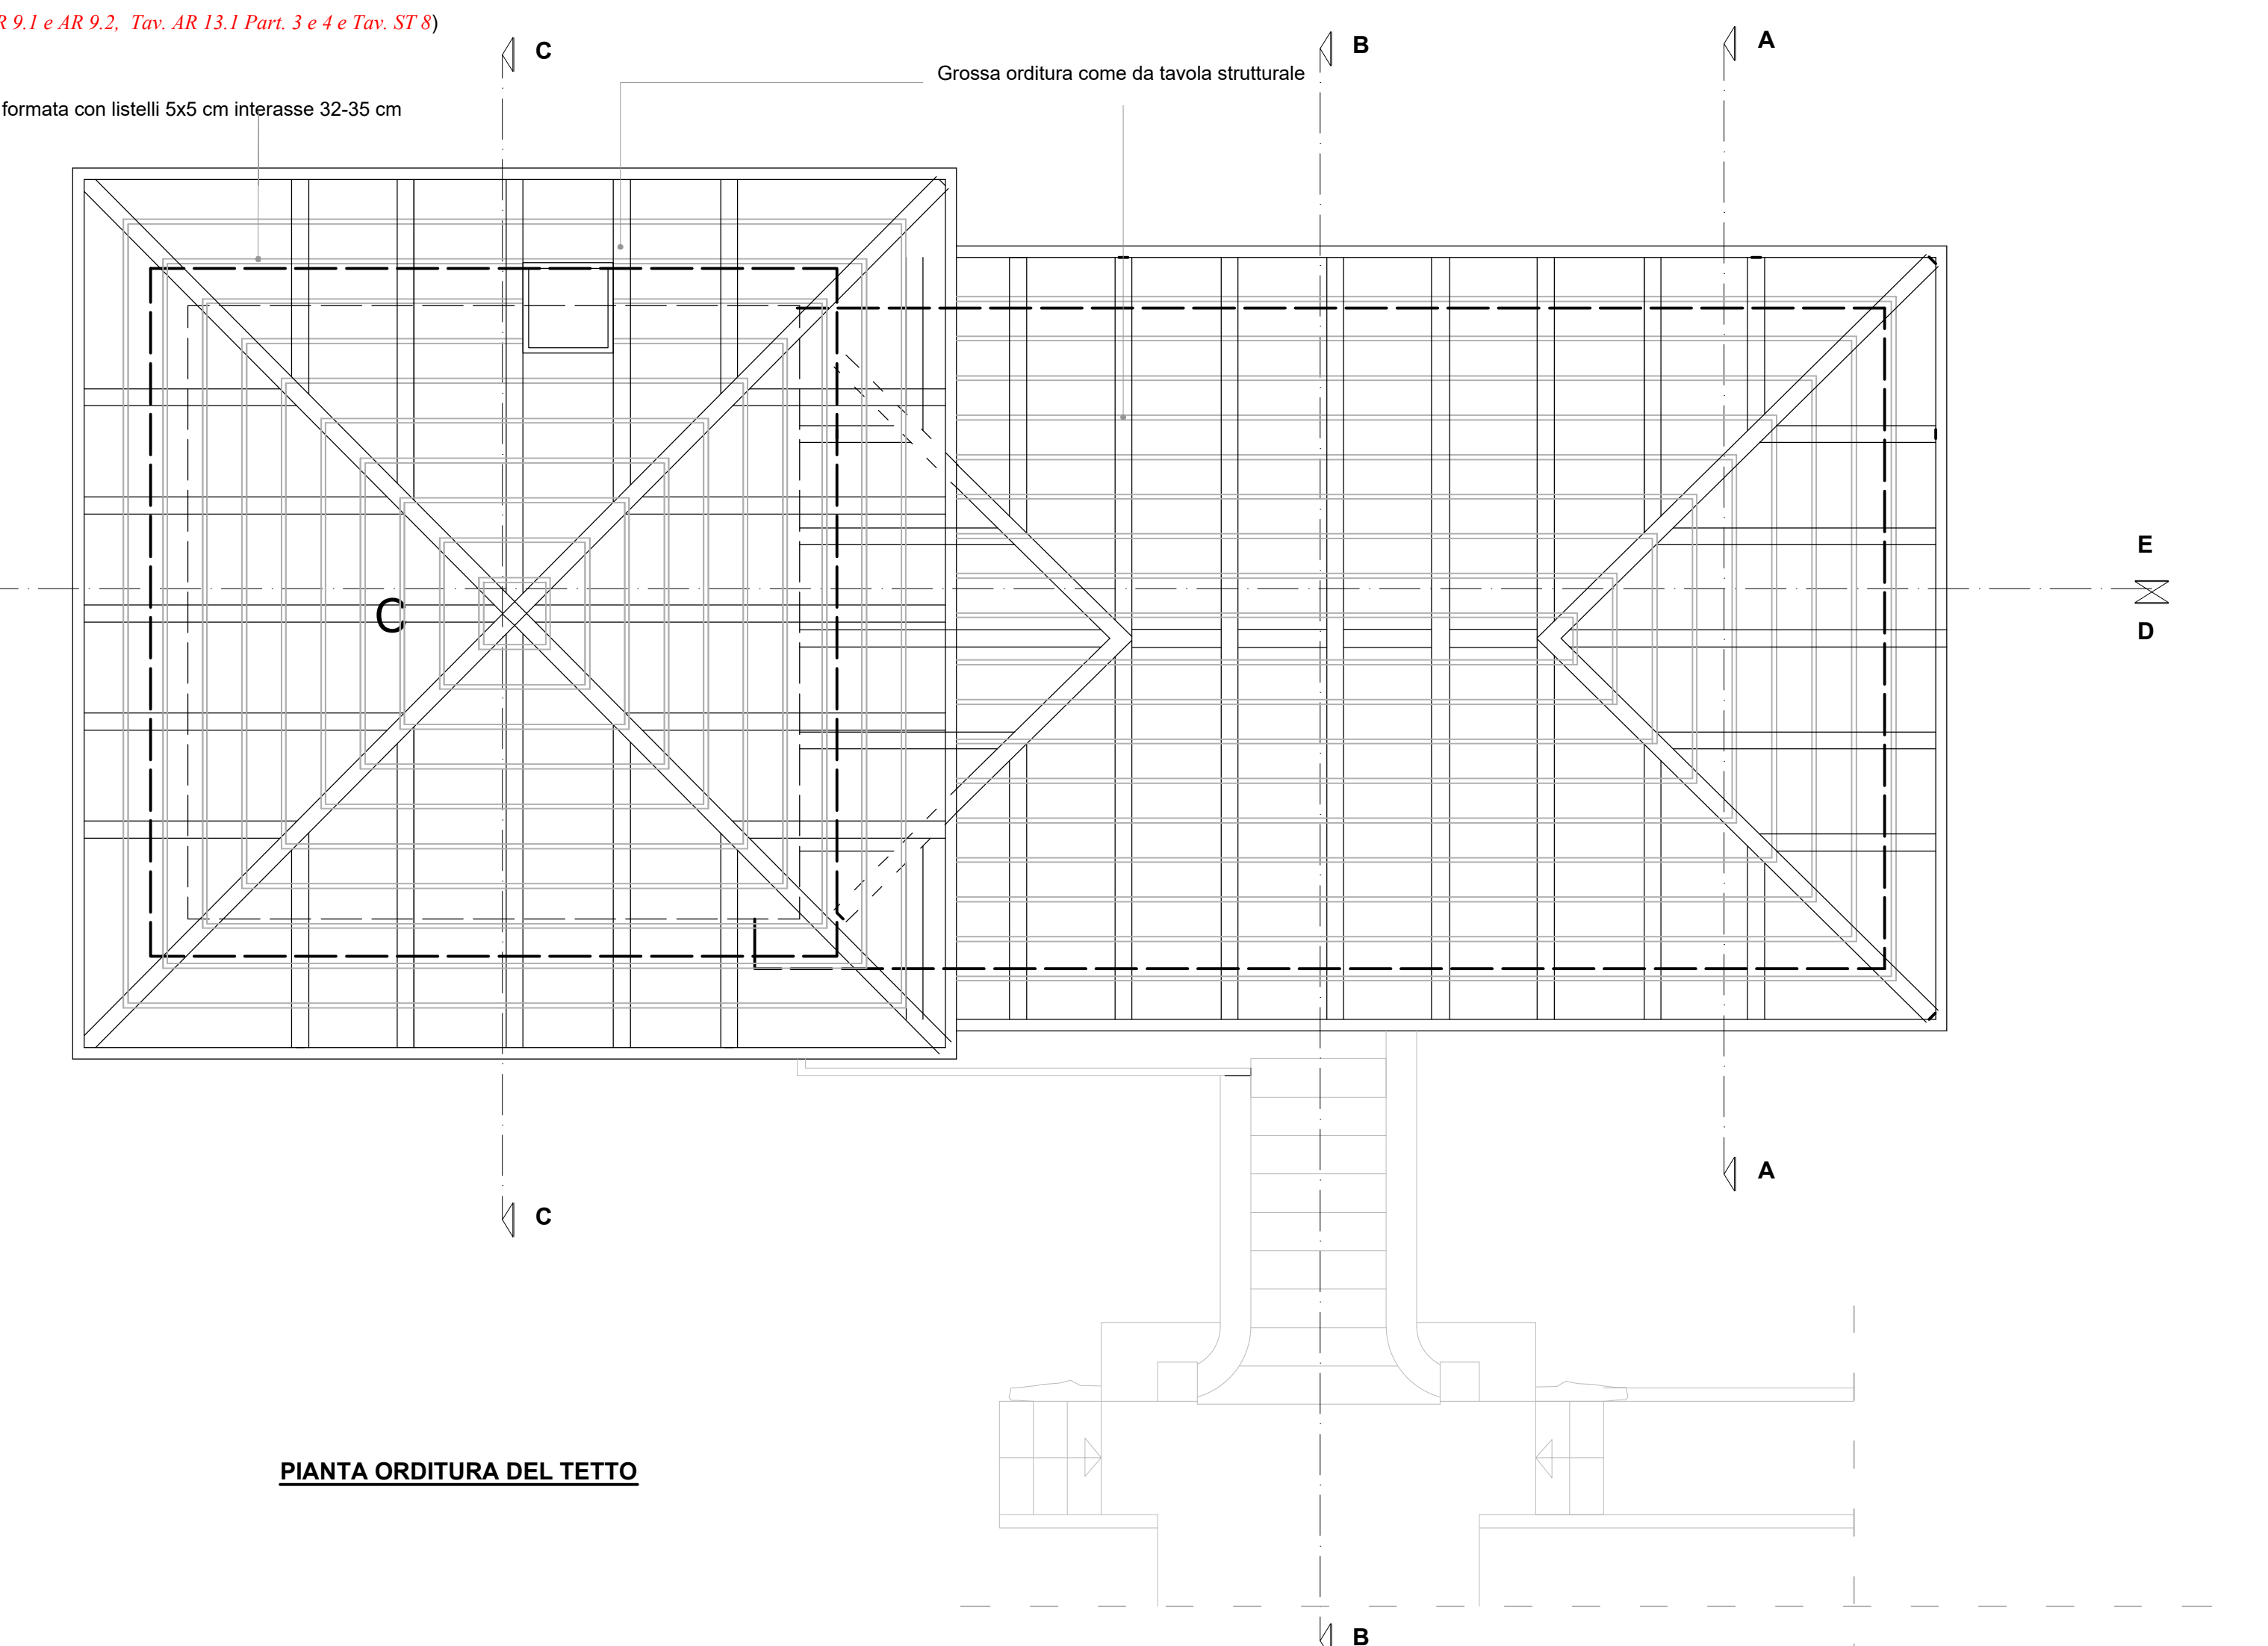

PIANTA ORDITURA DEL TETTO



Ente di gestione
delle aree protette dei
Parchi Reali

OGGETTO:

**RECUPERO E RIQUALIFICAZIONE DELLA EX
CENTRALINA IDROELETTRICA PER ATTIVITA' DI
ACCOGLIENZA E OFFERTA TURISTICA**

ENTE APPALTANTE:

Ente di Gestione delle Aree Protette dei Parchi Reali
Sede legale viale C. Emanuele II, 256 - 10078 Venaria Reale (To) - 011.4993328
partita IVA e c.f. 01699930010 - <http://www.parchireali.it> - protocollo@parchireali.to.it - parchireali@legatmail.it

PROGETTISTA:

RTP:

- arch. **LUIGI UMBERTO CASETTA** - via Melitotti, 49 - 10068 Villafranca Piemonte (To)
CSTLM89M4H4G574V - 340.7941024 - cas@pieno.it - PEC luigicasetta@architettonicopec.it
- ing. **ALESSANDRO GRAZZINI** - via Avigliana, 21 - 10100 Torino
GRZLSN76L19L219W - 347.9800918 - ing.alessandrograzzini@gmail.com - PEC alessandro.grazzini@pec.it
- ing. **MARCO BAVA** - via Avigliana, 21 - 10100 Torino
BVAMRC73H20L219S - 329.9840034 - bava@ging.it - PEC marco.bava@ingpec.eu

RESPONSABILE UNICO DEL PROCEDIMENTO:

dott.ssa STEFANIA GRELLA - Ente di Gestione delle Aree Protette dei Parchi Reali

UBICAZIONE EDIFICIO:
Parco della Mandria - Venaria Reale (To) - NCT : Foglio 14 mapp. n. 5

ELABORATO:

**PROGETTO EDILIZIO - 1° LOTTO
Piante**

data : gennaio 2025
rev 01: maggio 2025
rev 02:

scale : 1:50

Livello di progettazione:
ESECUTIVO

Elab / TAV. n.
**ar
11.1a**