


PIANTA PIANO PRIMO

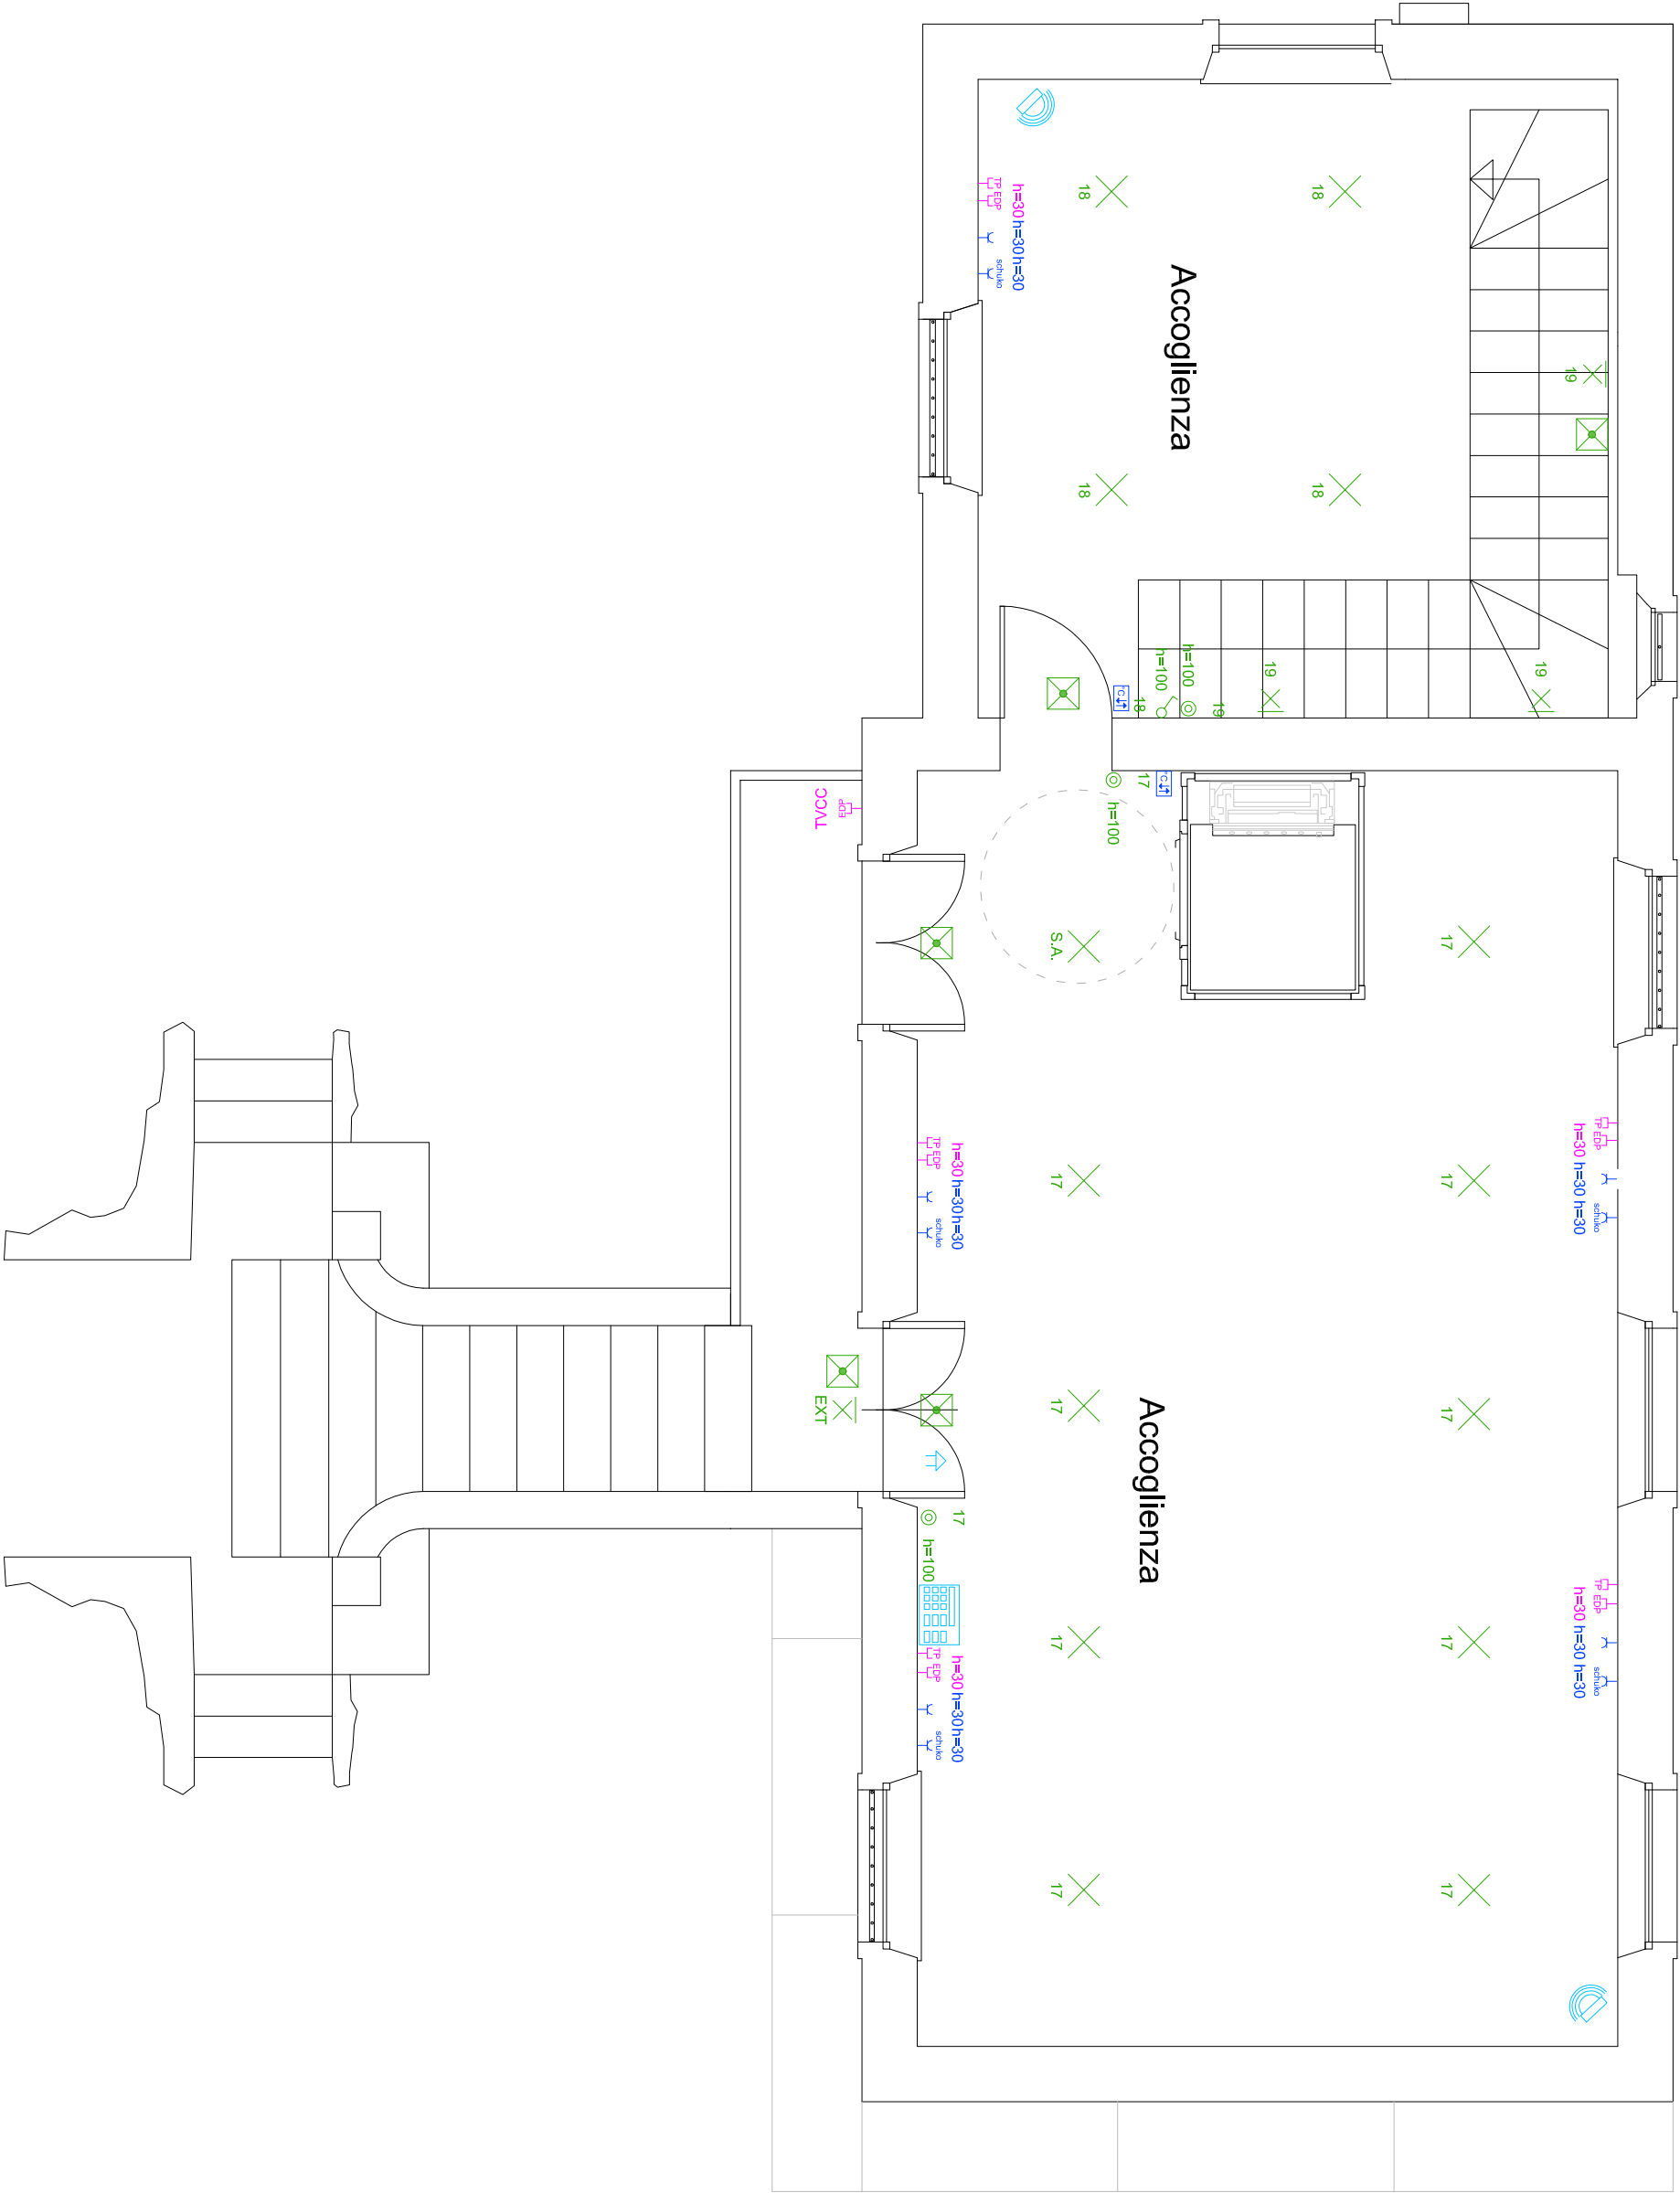

LEGENDA	
	Punto luce a soffitto
	Punto luce a parete
	Striscia LED
	Pali di illuminazione pubblica, esterna
	Pulsante accensione luci
	Interruttore accensione luci
	Lampada di emergenza
	Crepuscolare per accensione luci
	Rilevatore di presenza per accensione luci
	Quadro elettrico
	Punto alimentazione trifase
	Punto alimentazione monofase
	Presse universali Schuko
	Presse bipasso
	Termostato
	Tramite emergenza wc disabili
	Pulsante wc disabili
	Allarme ottico acustico wc disabili
	Rack dati
	Presse dati
	Presse telefono
	Presse dati tipo RJ45 per predisposizione videosorveglianza
	Tastierino codice anti-intrusione
	Sensore volumetrico anti-intrusione
	Sirena da esterno o da interno
	Centralina antifurto



Oggetto:

RECUPERO E RIQUALIFICAZIONE DELLA EX
CENTRALINA IDROELETTRICA PER ATTIVITA' DI
ACCOGLIENZA E OFFERTA TURISTICA

ENTE APPALTANTE:

Ente di Gestione delle Aree Protette dei Parchi Reali
Sede legale: viale C. Emmanuele II, 256 - 10178 Venezia Reale (To) - 011.4665328
Prestazioni e c.d. c. 0169855010 - info@parchireali.it - parchireali@parchireali.it

PROGETTISTA:

RTP:
• arch. LUIGI UMBERTO CASSETTA - via Marescotti, 46 - 10069 Villaricca Piemonte (To)
• ing. ALESSANDRO GRAZZINI - via Angiolina, 21 - 10100 Torino
GRZLINSKI TEL. 011.21.91W - 347.9800918 - ing.alejandrograzini@gmail.com - PEC: alessandro.grazini@pec.it
• ing. MARCO BAVA - via Angiolina, 21 - 10100 Torino
BVAIRC73420219S - 326.9849034 - bava@ingrui.it - PEC: marco.bava@pec.it

RESPONSABILE UNICO DEL PROCEDIMENTO:
dott.ssa STEFANIA GRELLA - Ente di Gestione delle Aree Protette dei Parchi Reali

UBICAZIONE EDIFICIO:

Parco della Mandria - Venezia Reale (To) - NCT: Foglio 14, mappa n. 5

ELABORATO:

Progetto impianto elettrico
piano primo

Esso: 17x4,5

data: gennaio 2025
rev 01: maggio 2025

scala: 1:50

livello di progettazione:
ESECUTIVO

IE-06