


PIANTA PIANO SECONDO

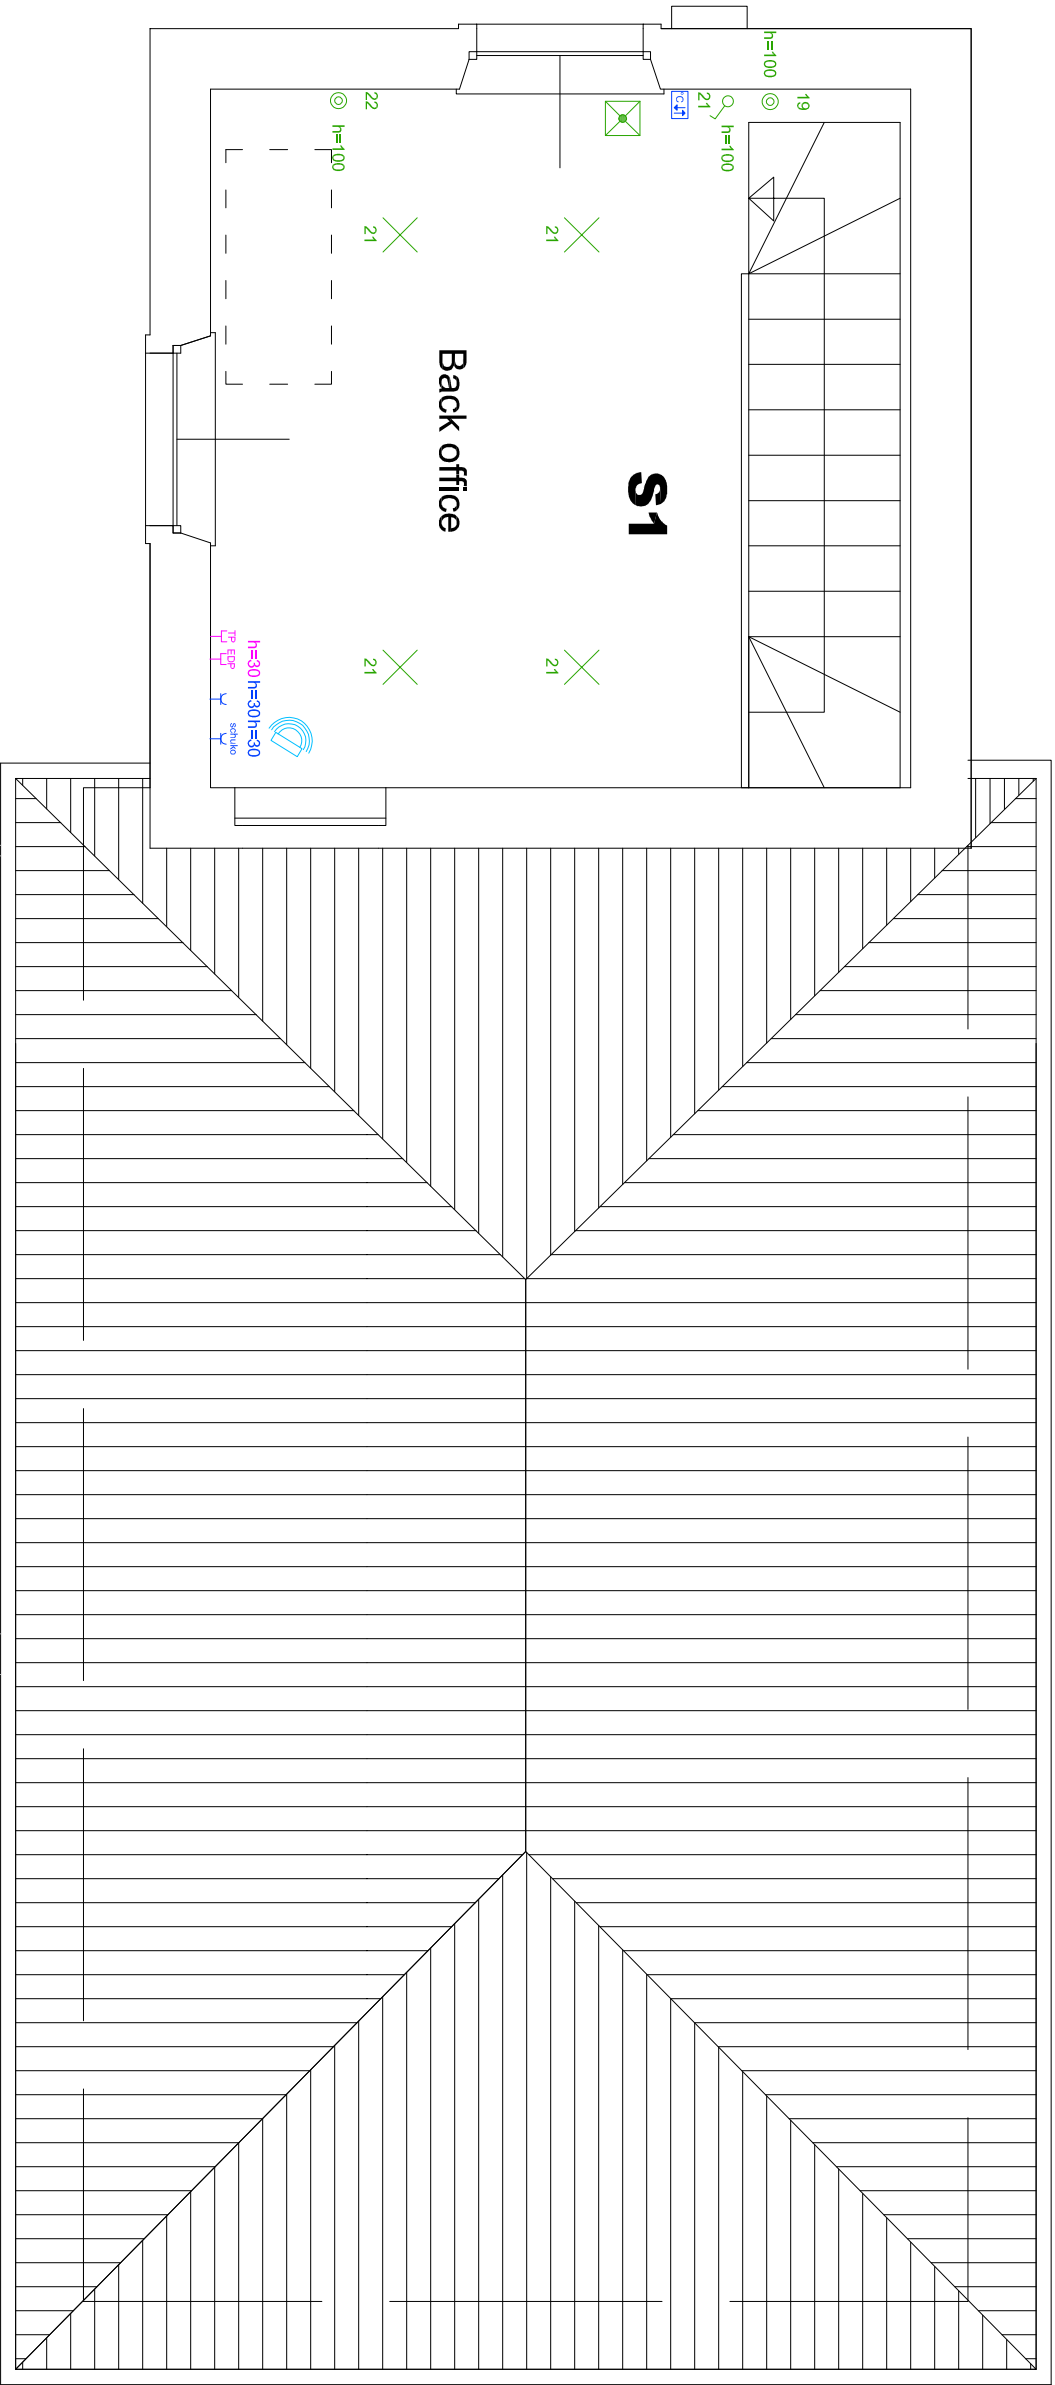

LEGENDA	
	Punto luce a soffitto
	Punto luce a parete
	Sfiscia LED
	Pali di illuminazione pubblica, esterna
	Pulsante accensione luci
	Interruttore accensione luci
	Lampada di emergenza
	Crepuscolari per accensione luci
	Rilevatore di presenza per accensione luci
	Quadro elettrico
	Punto alimentazione trifase
	Punto alimentazione monofase
	Presse universali Schuko
	Presse bipasso
	Termosistato
	Tramite emergenza wc disabili
	Pulsante wc disabili
	Allarme ottico acustico wc disabili
	Rack dati
	Presse dati
	Presse telefono
	Presse dati tipo RJ45 per predisposizione videosorveglianza
	Tastierino codice anti-intrusione
	Sensore volumetrico anti-intrusione
	Sirena da esterno o da interno
	Centralina antituffo



OGGETTO:

RECUPERO E RIQUALIFICAZIONE DELLA EX
CENTRALINA IDROELETTRICA PER ATTIVITA' DI
ACCOGLIENZA E OFFERTA TURISTICA

ENTE APPALTANTE:

Ente di Gestione delle Aree Protette dei Parchi Reali
Sede legale: viale C. Emanuele II, 256 - 10178 Venezia Reale (To) - 011.4863238
partita IVA e c.d. 01089350110 - info@www.parchireali.it - protezion@parchireali.it - partireale@parchireali.it

PROGETTISTA:

RTP:

- arch. LUIGI UMBERTO CASSETTA - via Mantova, 46 - 10126 Vittoriana Piemonte (To) - cassettaluigi@cassettaluigi.it
- ing. ALESSANDRO GRAZZINI - via Andriana, 21 - 10100 Torino - ing.alexandrograzzini@gmail.com - PEC alexandrograzzini@pec.it
- ing. MARCO BAVA - via Angiolina, 21 - 10100 Torino - BVAARCT342012195-329484034-bava@parchi.it - PEC marcobava@parchi.it

RESPONSABILE UNICO DEL PROCEDIMENTO:

dot.ssa STEFANIA GRELLA - Ente di Gestione delle Aree Protette dei Parchi Reali

UBICAZIONE EDIFICIO:

Parco della Mandria - Venezia Reale (To) - NCT: Foglio 14, mappa, n. 5

ELABORATO:

Progetto impianto elettrico
piano secondo

data: gennaio 2025		scala: 1:50		Livello di progettazione:		ESECUTIVO		IE-07	
rev. 01: maggio 2025									

Esp. / TAV. n.