


PIANTA SOTTOTETTO TORRE

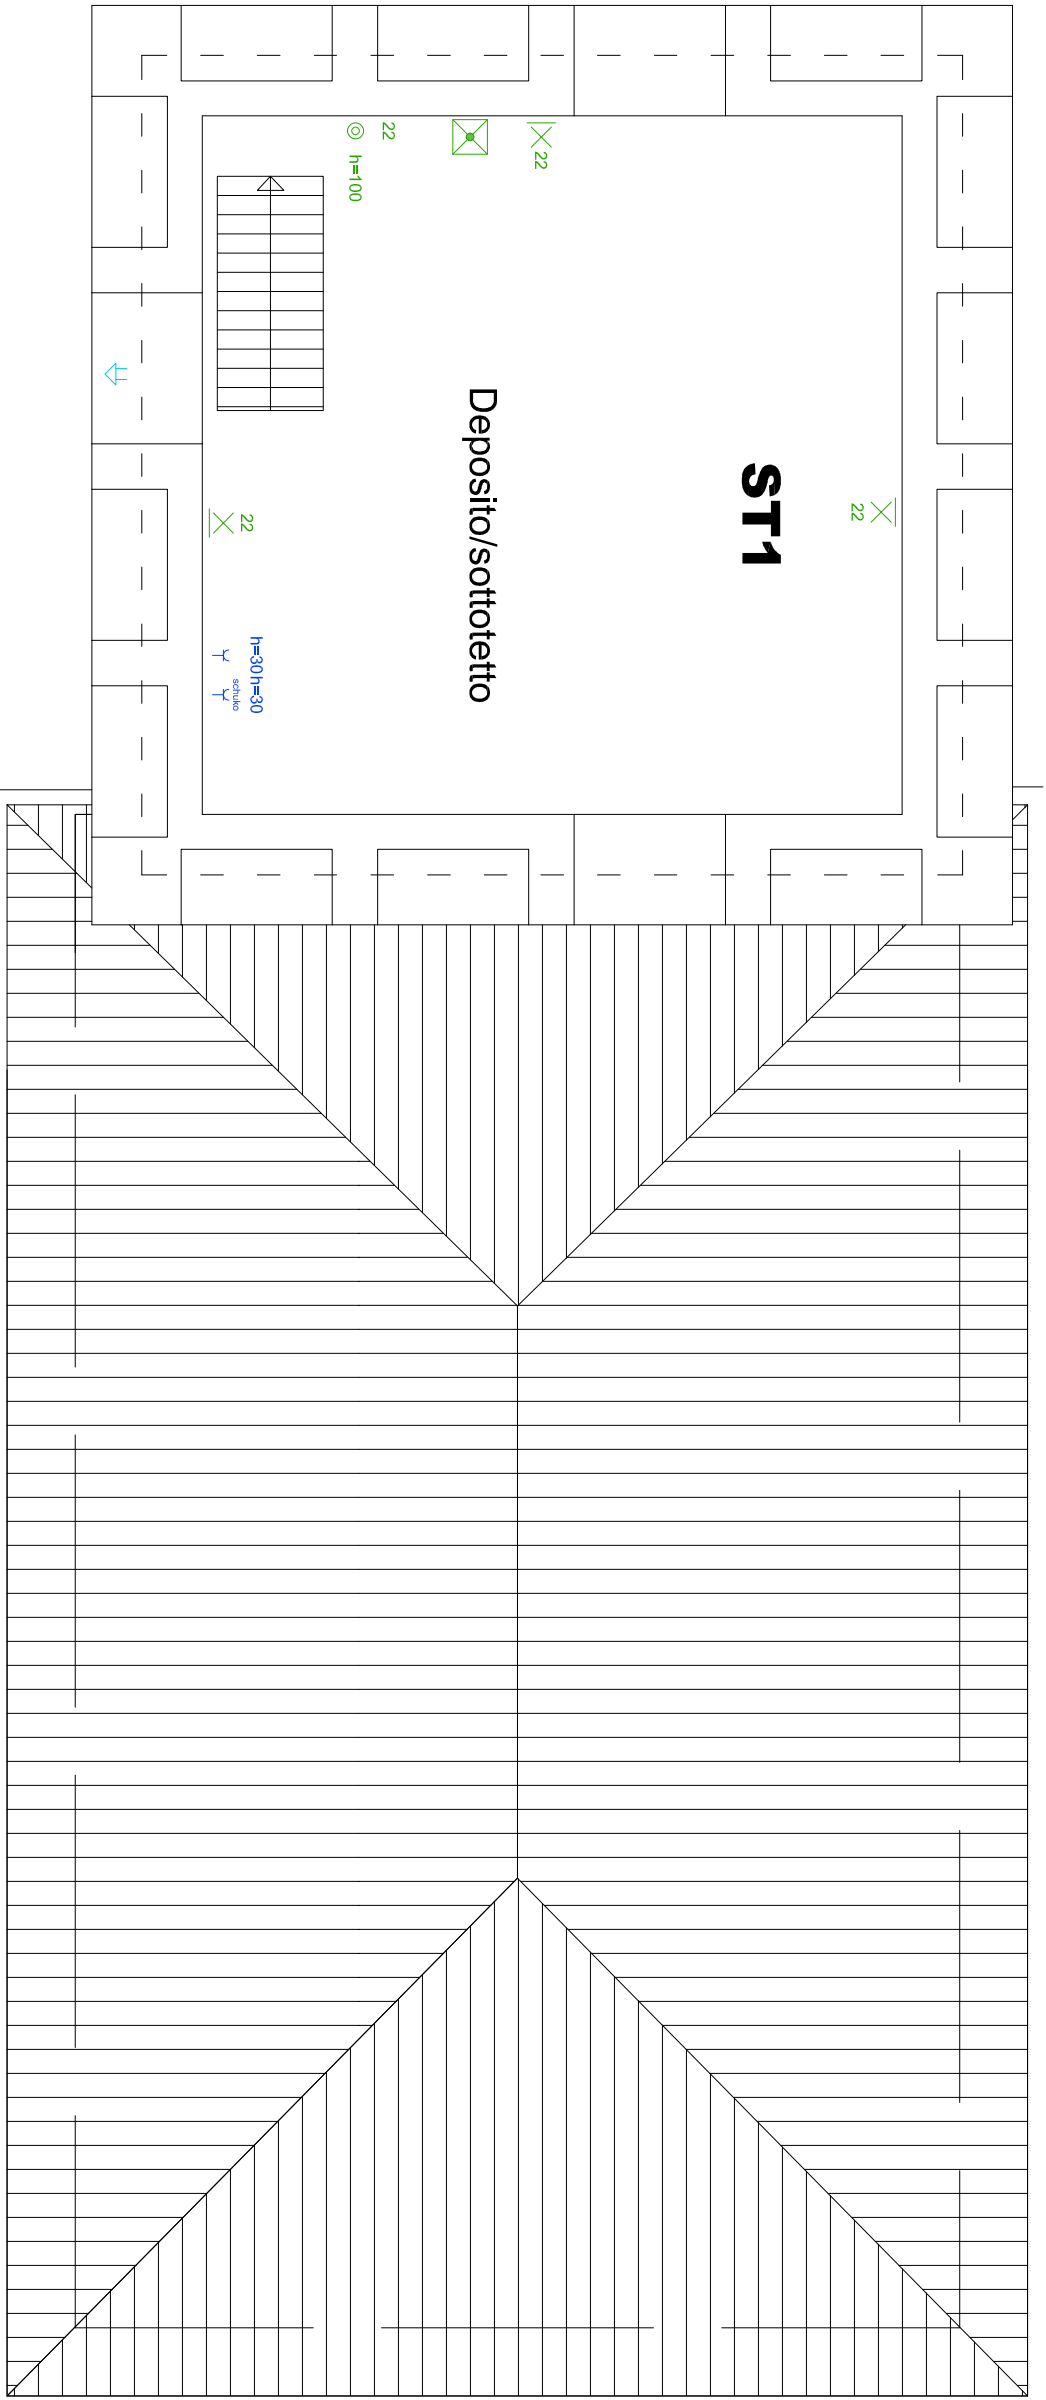

LEGENDA

	Punto Luce a soffitto
	Punto Luce a parete
	Striscia LED
	Pali di illuminazione pubblica, esterna
	Pulsante accensione luci
	Interruttore accensione luci
	Lampada di emergenza
	Crepuscolare per accensione luci
	Rilevatore di presenza per accensione luci
	Quadro elettrico
	Pulsante di sgancio elettrico di emergenza
	Pres a universale Schuko
	Pres a bipasso
	Punto alimentazione monofase
	Termostato
	Trian te emergenza wc disabili
	Pulsante wc disabili
	Allarme ottico acustico wc disabili
	Rack dati
	Pres a dati
	Pres a telefono
	Pres a dati tipo RJ45 per predisposizione videosorveglianza
	Tastierino codice anti-intrusione
	Sensore volumetrico anti-intrusione
	Sirena da esterno o da interno
	Centralina antifurto



OGGETTO:

RECUPERO E RIQUALIFICAZIONE DELLA EX
CENTRALINA IDROELETTRICA PER ATTIVITA' DI
ACCOGLIENZA E OFFERTA TURISTICA

ENTE APPALTANTE:

Ente di Gestione delle Aree Protette dei Parchi Reali
Sede legale: via C. Emmanuele II, 256 - 10178 Venezia Reale (TV) - 041.4695328
Partita IVA n. 02.0109260019 - info@wparchireali.it - p.archireali@wparchireali.it

PROGETTISTA:

RTP:

- Ing. LUIGI UMBERTO CASTITA - via Mantova, 48 - 20098 V.lelanczo Piacenza (PO)
- GST LUDOVICO GAZZAVI - 348.094.024 - cef@wparchireali.it - p.archireali@wparchireali.it
- Ing. ALESSANDRO GRAZZINI - via Adalgisa, 21 - 10100 Torino
- GRT LUSIVIO L. 21.9W - 347.280.0918 - ing.alexandrogazzini@gmail.com - PEC: alexandrogazzini@wparchireali.it
- Ing. MARCO BAVA - via Adalgisa, 21 - 10100 Torino
- BVA MRC 72942012195 - 360.848.404 - bava@wparchireali.it - PEC: marco.bava@wparchireali.it

RESPONSABILE UNICO DEL PROCEDIMENTO:

dot.ssa STEFANIA GRELLA - Ente di Gestione delle Aree Protette dei Parchi Reali

UBICAZIONE EDIFICIO:

Parco della Mandria - Venezia Reale (TO) - NCT: Foglio 14, mapp. n. 5

ELABORATO:

ESB / TAV. n. 1

Progetto impianto elettrico
piano sottotetto

data: gennaio 2025
rev. 01: maggio 2025
scale: 1:50
ESECUTIVO
IE-08